

СХЕМА РАСПОЛОЖЕНИЯ ГРПАНИЦ ПУБЛИЧНОГО СЕРВИТУТА

Объект: «Строительство СТП 10/0,4 кВ, ВЛ 10 кВ, ВЛ 0,4 кВ с установкой ПУ. Реконструкция КВЛ 10 кВ Степаново для электроснабжения объекта по адресу: Пермский край, Култаевское с/п, СНТ «Росинка» (4500089076)»


Местоположение объекта: Пермский край, Пермский муниципальный округ, СНТ «Росинка»

Площадь земель или части земельного участка, кв.м.: 3998

Категория земель: земли сельскохозяйственного назначения, земли лесного фонда

Вид разрешенного использования земельного участка: -

Цель использования: под объекты инженерного оборудования электроснабжения

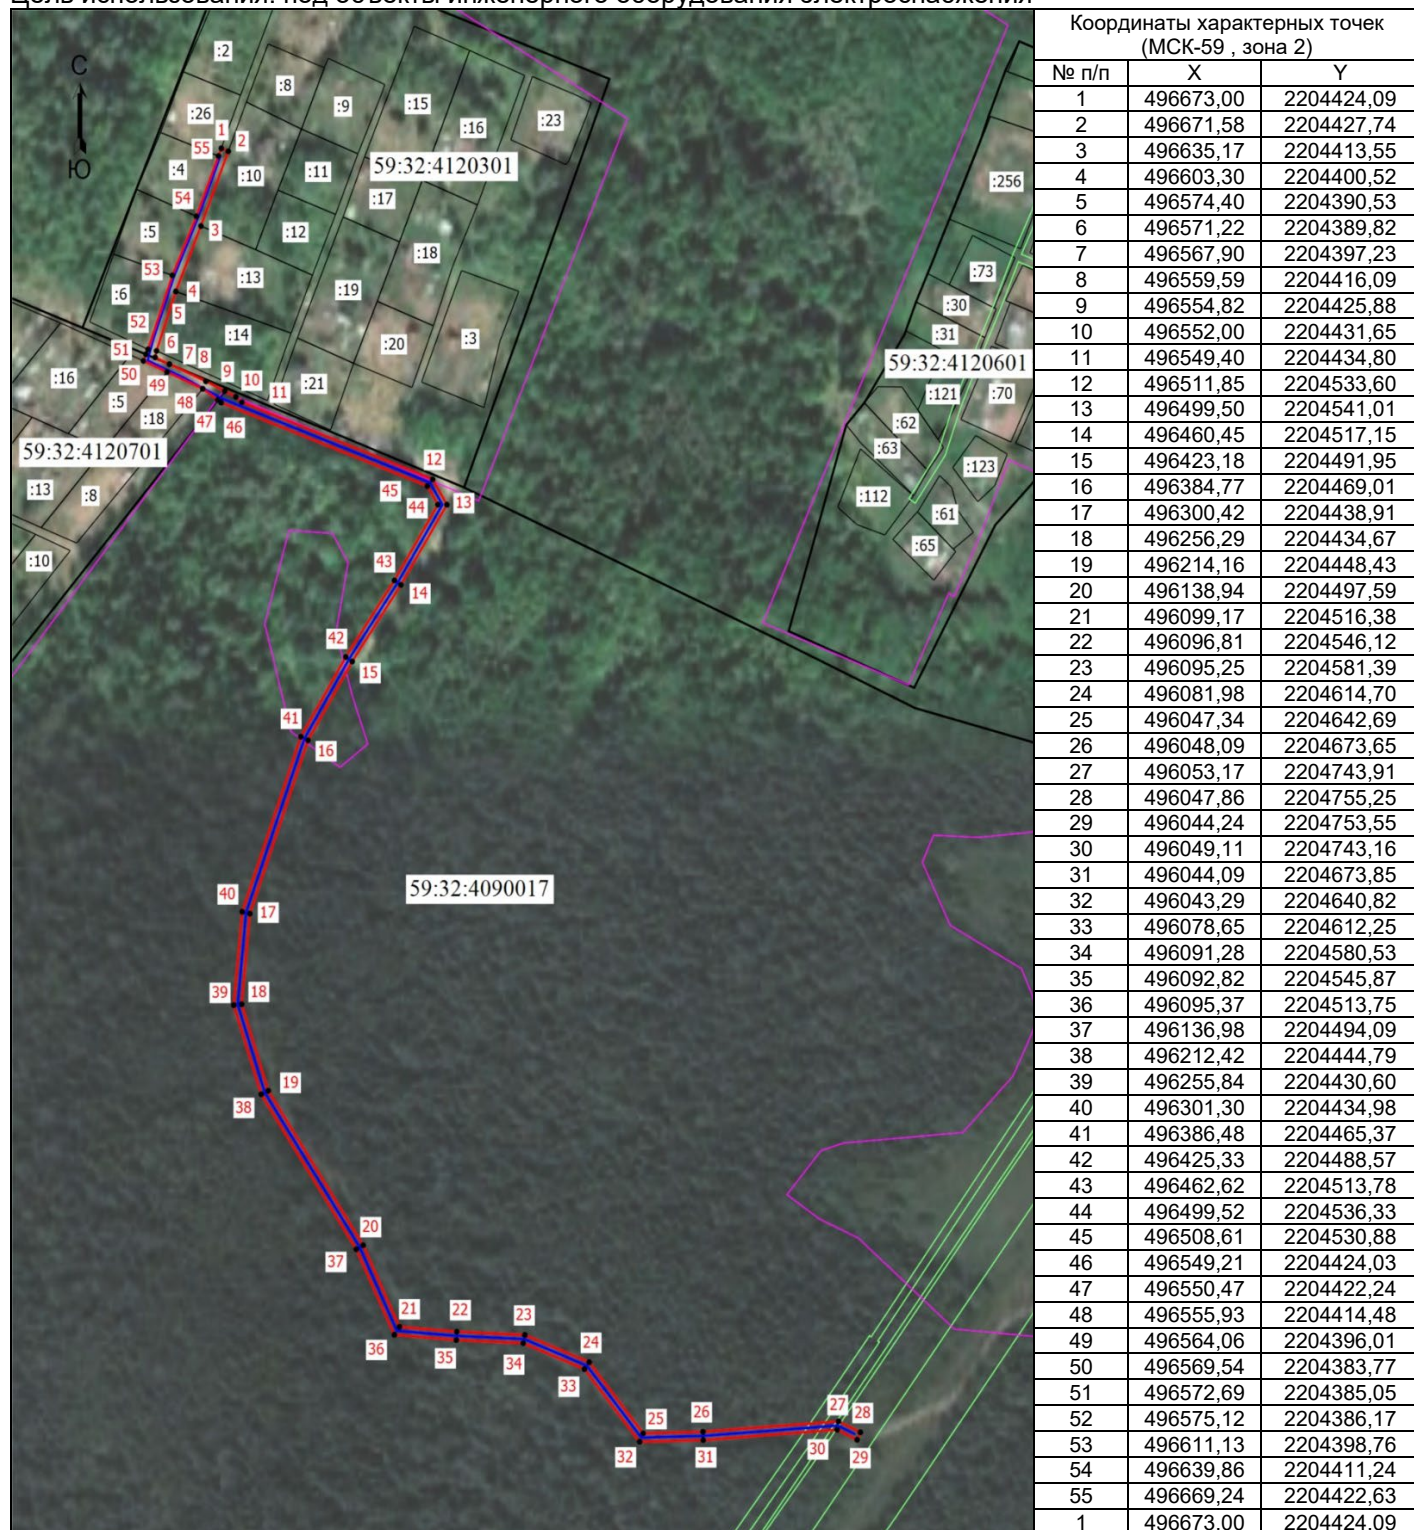

Масштаб 1: 4000

Условные обозначения

- Граница кадастрового квартала
- Граница земельного участка, согласно сведениям из ЕГРН
- Граница зоны с особыми условиями использования
- Граница публичного сервитута
- Граница сооружения, планируемого к строительству
- 59:32:4090017 - Номер кадастрового квартала
- :8 - Кадастровый номер земельного участка
- 1 - Обозначение новой характерной точки